




SEÇÃO A-A

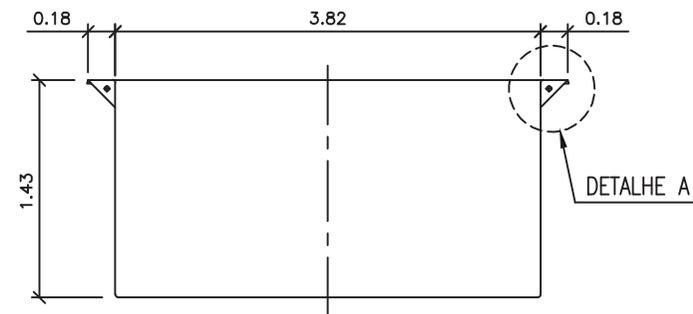

SEÇÃO B-B

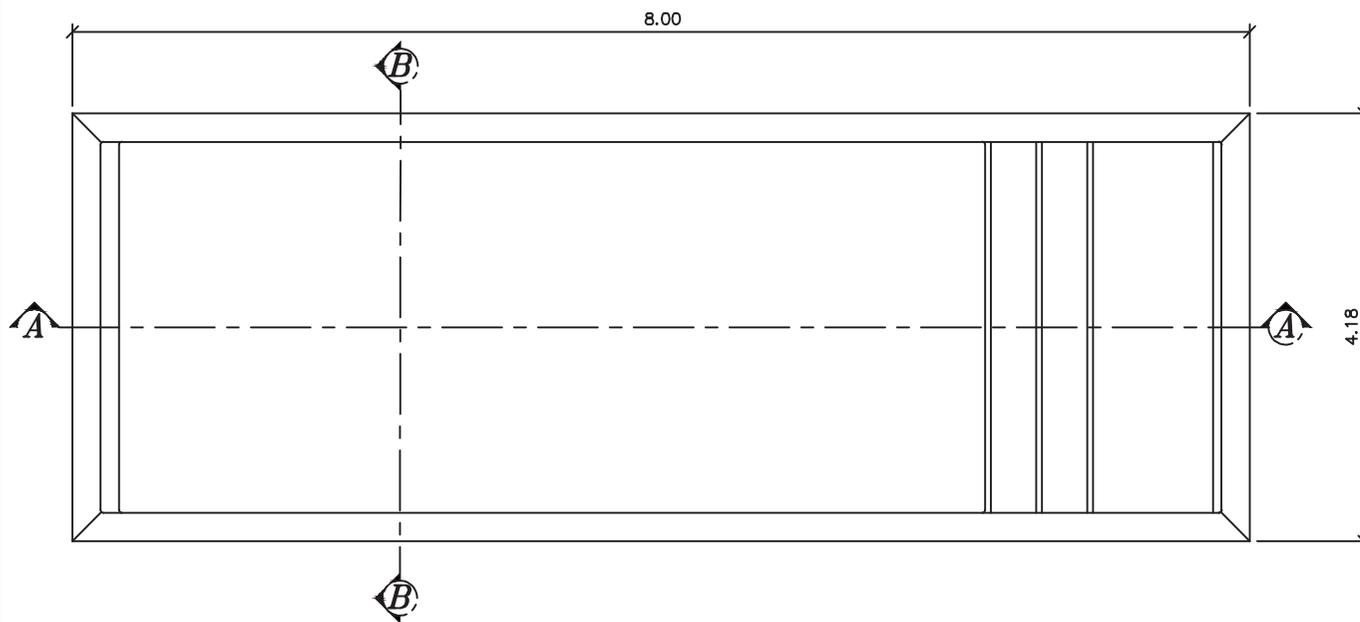

PLANTA BAIXA

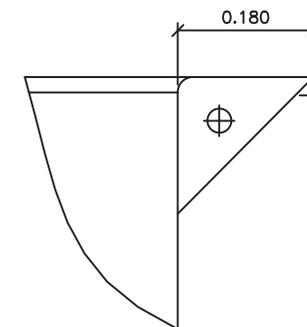

DETALHE - A
ALÇA DE IÇAMENTO
ESC. 1=10

Obs:

- 1 - Todas as medidas constantes no projeto estão em metros.
- 2 - Dimensões sujeitas a pequenas variações em função da construção ser em fibra de vidro.

DADOS TÉCNICOS:

- 1 - Volume = 27.760 lts
- 2 - Revestimento = 57m²

Darci Rigolin
 Fone: (16) 3337-4346 - 98113-4364
 FORMATO A4: 210x297mm



MODELO:

HM P8- ELLARA

DESENHADO POR: Darci	ESCALA: 1:50	REVISÃO: 00
APROVADO POR: Marco Henrique	DATA: JUL/25	FOLHA: 1/2